


LEGENDA

- ◻ PIS
- ◻ CENTRALA SYSTEMOWA
- ◻ GŁOŚNIK SUFITOWY
- ◻ GŁOŚNIK OKRĄGŁY W OBLUDOWIE METALOWEJ
- ◻ GŁOŚNIK PROJEKTOROWY
- ◻ GŁOŚNIK PROJEKTOROWY DWUKIERUNKOWY
- ◻ GŁOŚNIK PROJEKTOROWY WZWIESZANY
- ◻ SZAFKA INSTALACJI DSO

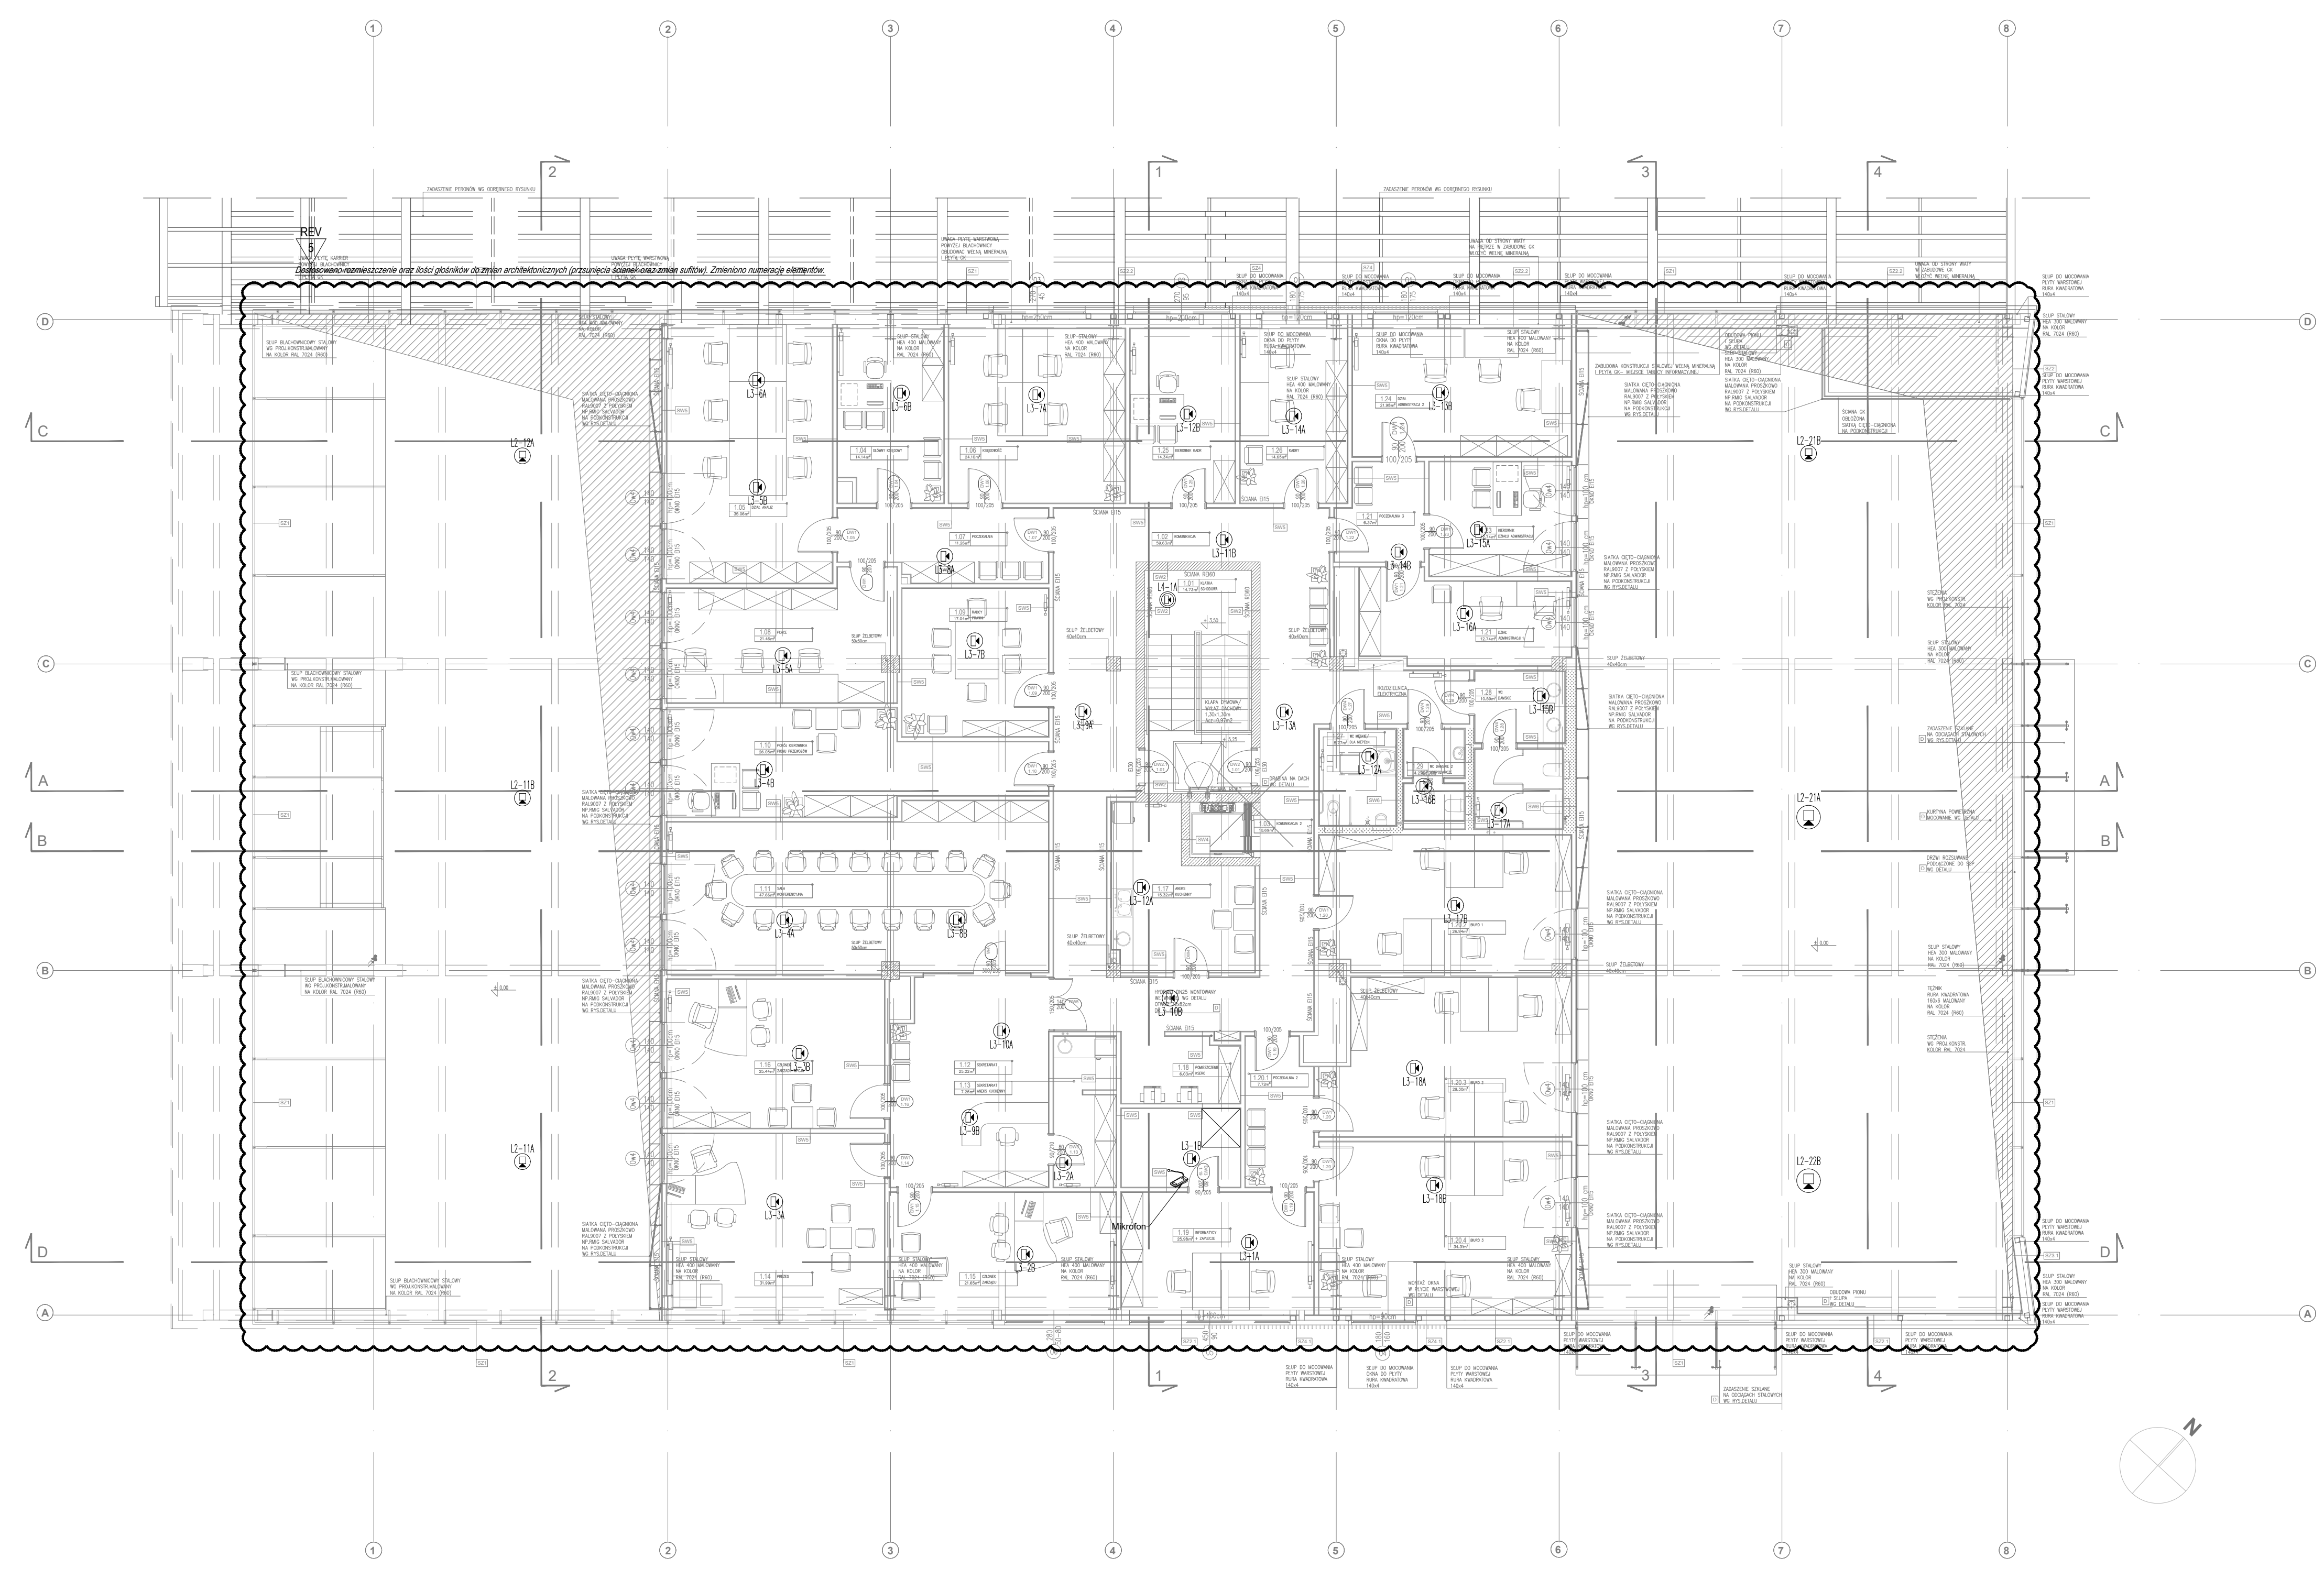

± 0,00 = 134,00 m.n.p.m.

Wersja	Data	Wersja
6.0	2017.10.06	Dostosowanie do zmian architektonicznych, zmiana numeracji
2.0	2016.11.24	Aktualizacja rysunku
1.0	2016.10.31	PIERWSZE WYDANIE

- UWAGI OGÓLNE:**
1. GENERALNY WYKONAWCA PRZED PRZYSTĄPIENIEM DO WYKONANIA ROBÓT POWINIEN SPRAWDZIĆ W ODPowiedniej DOKUMENTACJI ROBOTY POWIĄZANE
 2. GENERALNY WYKONAWCA PRZED PRZYSTĄPIENIEM DO WYKONANIA ROBÓT JEST ZOBOWIĄZANY Poinformować NADZOR AUTORSKI O EWENTUALNYCH NIEZGODNOŚCIACH DOTYCZĄCYCH KOOORDYNAJI PROJEKTU. W PRZYPADKU WYKRYCIA TAKICH WAD PROWADZENIE ROBÓT JEST ZABRONIONE
 3. ZABRANIA SIĘ PROWADZENIA ROBÓT NA PODSTAWIE DOKUMENTACJI JEDNEJ BRANŻY. PRACE NALEŻY PROWADZIĆ W ODNIESIENIU DO PROJEKTÓW INNYCH BRANŻ I ARCHITEKTURY.
 4. W PRZYPADKU, GDY GENERALNY WYKONAWCA ZAMIERZA ZASTOSOWAĆ ZMIANY (RÓWNIEM ZMIANY TECHNOLOGII) KONIECZNE JEST UZYSKANIE NA TO KAŻDORAZOWEJ ZGODY NADZORU AUTORSKIEGO ORAZ NADZORU INWESTORSKIEGO WG PRZEWIDYWANYCH PROCEDUR.
 5. PRZED PRZYSTĄPIENIEM DO REALIZACJI NALEŻY SPRAWDZIĆ WYMIARY W NATURZE, SZCZEGÓLNIEM POD KĄTEM ŚLUSARKI DRZWIOWEJ.

STUDIO MTS
PRACOWNIA ARCHYTEKTONICZNA

Studio MTS Sp. z o.o. ul. Kasprzaka 64/3 60-245 Poznań.
tel. +48 61 862 65 89; biuro@studiomts.com.pl NIP 7792440852 REGON 363985262

Investor: PRZEDSIĘBIORSTWO KOMUNIKACJI SAMOCHODOWEJ W BIAŁYMSTOKU SPÓŁKA AKCYJNA UL. FABRYCZNA 1, 15-482 BIAŁYSTOK	nr rys.: TTR201 wersja: 6.0
Objekt: BUDYNEK DWORCA AUTOBUSOWEGO Z POWIERZCHNIĄ BIUROWĄ NA PIETRZE ORAZ WYKONANIE PRZYSTANKOWYCH WYRAZ Z INFRASTRUKTURĄ TOWARZYSZĄCĄ.	faza projektu: WYKONAWCZY
Trześć rys.: Dworzec - plan instalacji DSO - rzut piętra 1	branża: ELEKTRYCZNA NISKOPRĄDOWA skala: 1:100
Projektowali: Imię i nazwisko	Numer uprawnień
Elektryka mgr inż. Marek Łagodziński	MAP/0139/PWOE/06
Współpraca:	
Sprawił: Imię i nazwisko	Numer uprawnień
mgr inż. Maciej Hodakowski	MAP/0042/POE/11
Nazwa pliku: BIAMONPKS_PW_TT_Rzuty_DSO_0	data: 06.10.2017